

Odesílatel: **FINEP CZ, a.s.**
Romana Nikolova
Havlíčkova 1030/1
110 00 Praha 1

Adresát: **Úřad městské části Praha 7**
Odbor majetku
U Průhonu 38
170 00 Praha 7

Žádost o vyznačení souhlasu v souladu s §184 SZ na situaci pro společné povolení

Stavba: Administrativní budova – Office Center Vltava, č.parc. 425, k.ú. Holešovice, Praha 7

Stavebník: Office Center Vltava a.s., Havlíčkova 1030/1, 110 00 Praha 1, IČ: 27911594

Zástupce stavebníka: FINEP CZ a.s., Havlíčkova 1030/1, 110 00 Praha 1, IČ: 26503387
(IDDS:57zd42c)

Vážený pane vedoucí,

žádáme Vás jako vlastníka pozemků č.parc. **2410/2 a 2410/12 k.ú. Holešovice** o vyznačení souhlasu v souladu s §184 SZ na situaci pro společné povolení na výše uvedenou stavbu (mezi ulicemi Pod dráhou a Argentinská).

Popis dotčení pozemků (souhlas vyžaduje stavební úřad):

- 1) 2410/2 – přes pozemek je vedeno a zčásti pod mostní konstrukcí (vlastník hl.m.Praha/TSK) je zavěšeno vedení PREdistribuce a.s., které bude odstraněno
 - kabely VN a optické kabely PREdistribuce a.s., budou umístěny do jiné polohy
- 2) 2410/12 – do pozemku nebude zasahováno umístěním žádné nové stavby
 - pod mostní konstrukcí (vlastník hl.m.Praha/TSK) je zavěšeno vedení PREdistribuce a.s., které bude odstraněno (nové vedení nebude umísťováno)
 - přes pozemek bude dočasně (po dobu pažení stavební jamy a provádění podzemních konstrukcí) odváděny předčištěné podzemní/dešťové vody ze stavební jamy do Vltavy

Celá stavba obsahuje:

- SO.01 Objekt Administrativní budovy
- SO.02 Komunikace
- SO.03 Zásady organizace výstavby
- IO-01 Přeložka vedení VN – PRE**
- IO-02.1 Přeložka kabelů elektronických komunikací – PRE NET**
- IO-02.2 Přeložka kabelů elektronických komunikací – Cetin
- IO-02.3 Přeložka kabelů elektronických komunikací – T-Mobile
- IO-02.4 Přeložka kabelů elektronických komunikací – Vodafone
- IO-02.5 Přeložka kabelů elektronických komunikací – Pražská Teplárenská
- ~~IO-02.6 Přeložka kabelů elektronických komunikací – Ministerstvo Vnitřní ČR~~
- IO-02.7 Přeložka kabelů elektronických komunikací – Akademie věd ČR
- IO-03.1 Přeložka veřejného plynovodu STL
- IO-03.2 Přeložka veřejného plynovodu NTL
- IO-04 Přeložka veřejného vodovodu
- IO-05 Přípojka vedení VN – PRE

IO-06.1	Přípojka elektronických komunikací – Cetin
IO-06.2	Přípojka elektronických komunikací – T-Mobile
IO-06.3	Přípojka elektronických komunikací – Vodafone
IO-07	Přípojka STL plynovodu
IO-08	Přípojka vodovodu
IO-09.1	Přípojka splaškové kanalizace
IO-09.2	Areálová dešťová kanalizace
IO-09.3	Vsakovací objekt
IO-09.4	Akumulační nádrž
IO-10	Veřejné osvětlení

V případě jakýchkoli nejasností nás prosím kontaktujte.

Děkujeme předem za vyřízení naší žádosti a jsme s pozdravem.


Romana Nikolova

Další části dokumentace zašleme na vyžádání, popřípadě dodáme vytištěné.

Přílohy:

- část dokumentace
- stanovisko TSK
- plná moc a pověření

STAVBA

OFFICE CENTER VLTAVA

STUPEŇ

DOKUMENTACE PRO VYDÁNÍ SPOLEČNÉHO POVOLENÍ

RAZÍTKO

PARE

katastrální území Holešovice, obec Praha
±0,000 = 188,700 m n. m. Bpv, S-JTSK

INVESTOR

Office center Vltava a.s.
Havlíčková 1030/1
110 00 Praha 1

ING. ARCH. LUDĚK HRUŠKA
ING. TOMÁŠ AMORT

HLAVNÍ PROJEKTANT, HIP,
KOORDINACE

m3m

m3m s.r.o.
Korunovační 982/27
170 00 Praha 7

ING. MICHAL POKORNÝ
ING. PETR FRANZE

HLAVNÍ ARCHITEKT

m4 architekti s.r.o.
Dejvická 306/9
160 00 Praha 6

ING. ARCH. MATYÁŠ SEDLÁK
ING. ARCH. VIKTOR ŠMIDBERGER

ČÁST PROJEKTU

ČERPÁNÍ VODY ZE SJ

ZPRACOVATEL ČÁSTI

m3m s.r.o.
Korunovační 982/27
170 00 Praha 7

ING. MICHAL POKORNÝ
ING. PETR FRANZE

STAVEBNÍ OBJEKT

-

KÓD ČÁSTI


E.8.11

DATUM

12/2022

INDEX

A

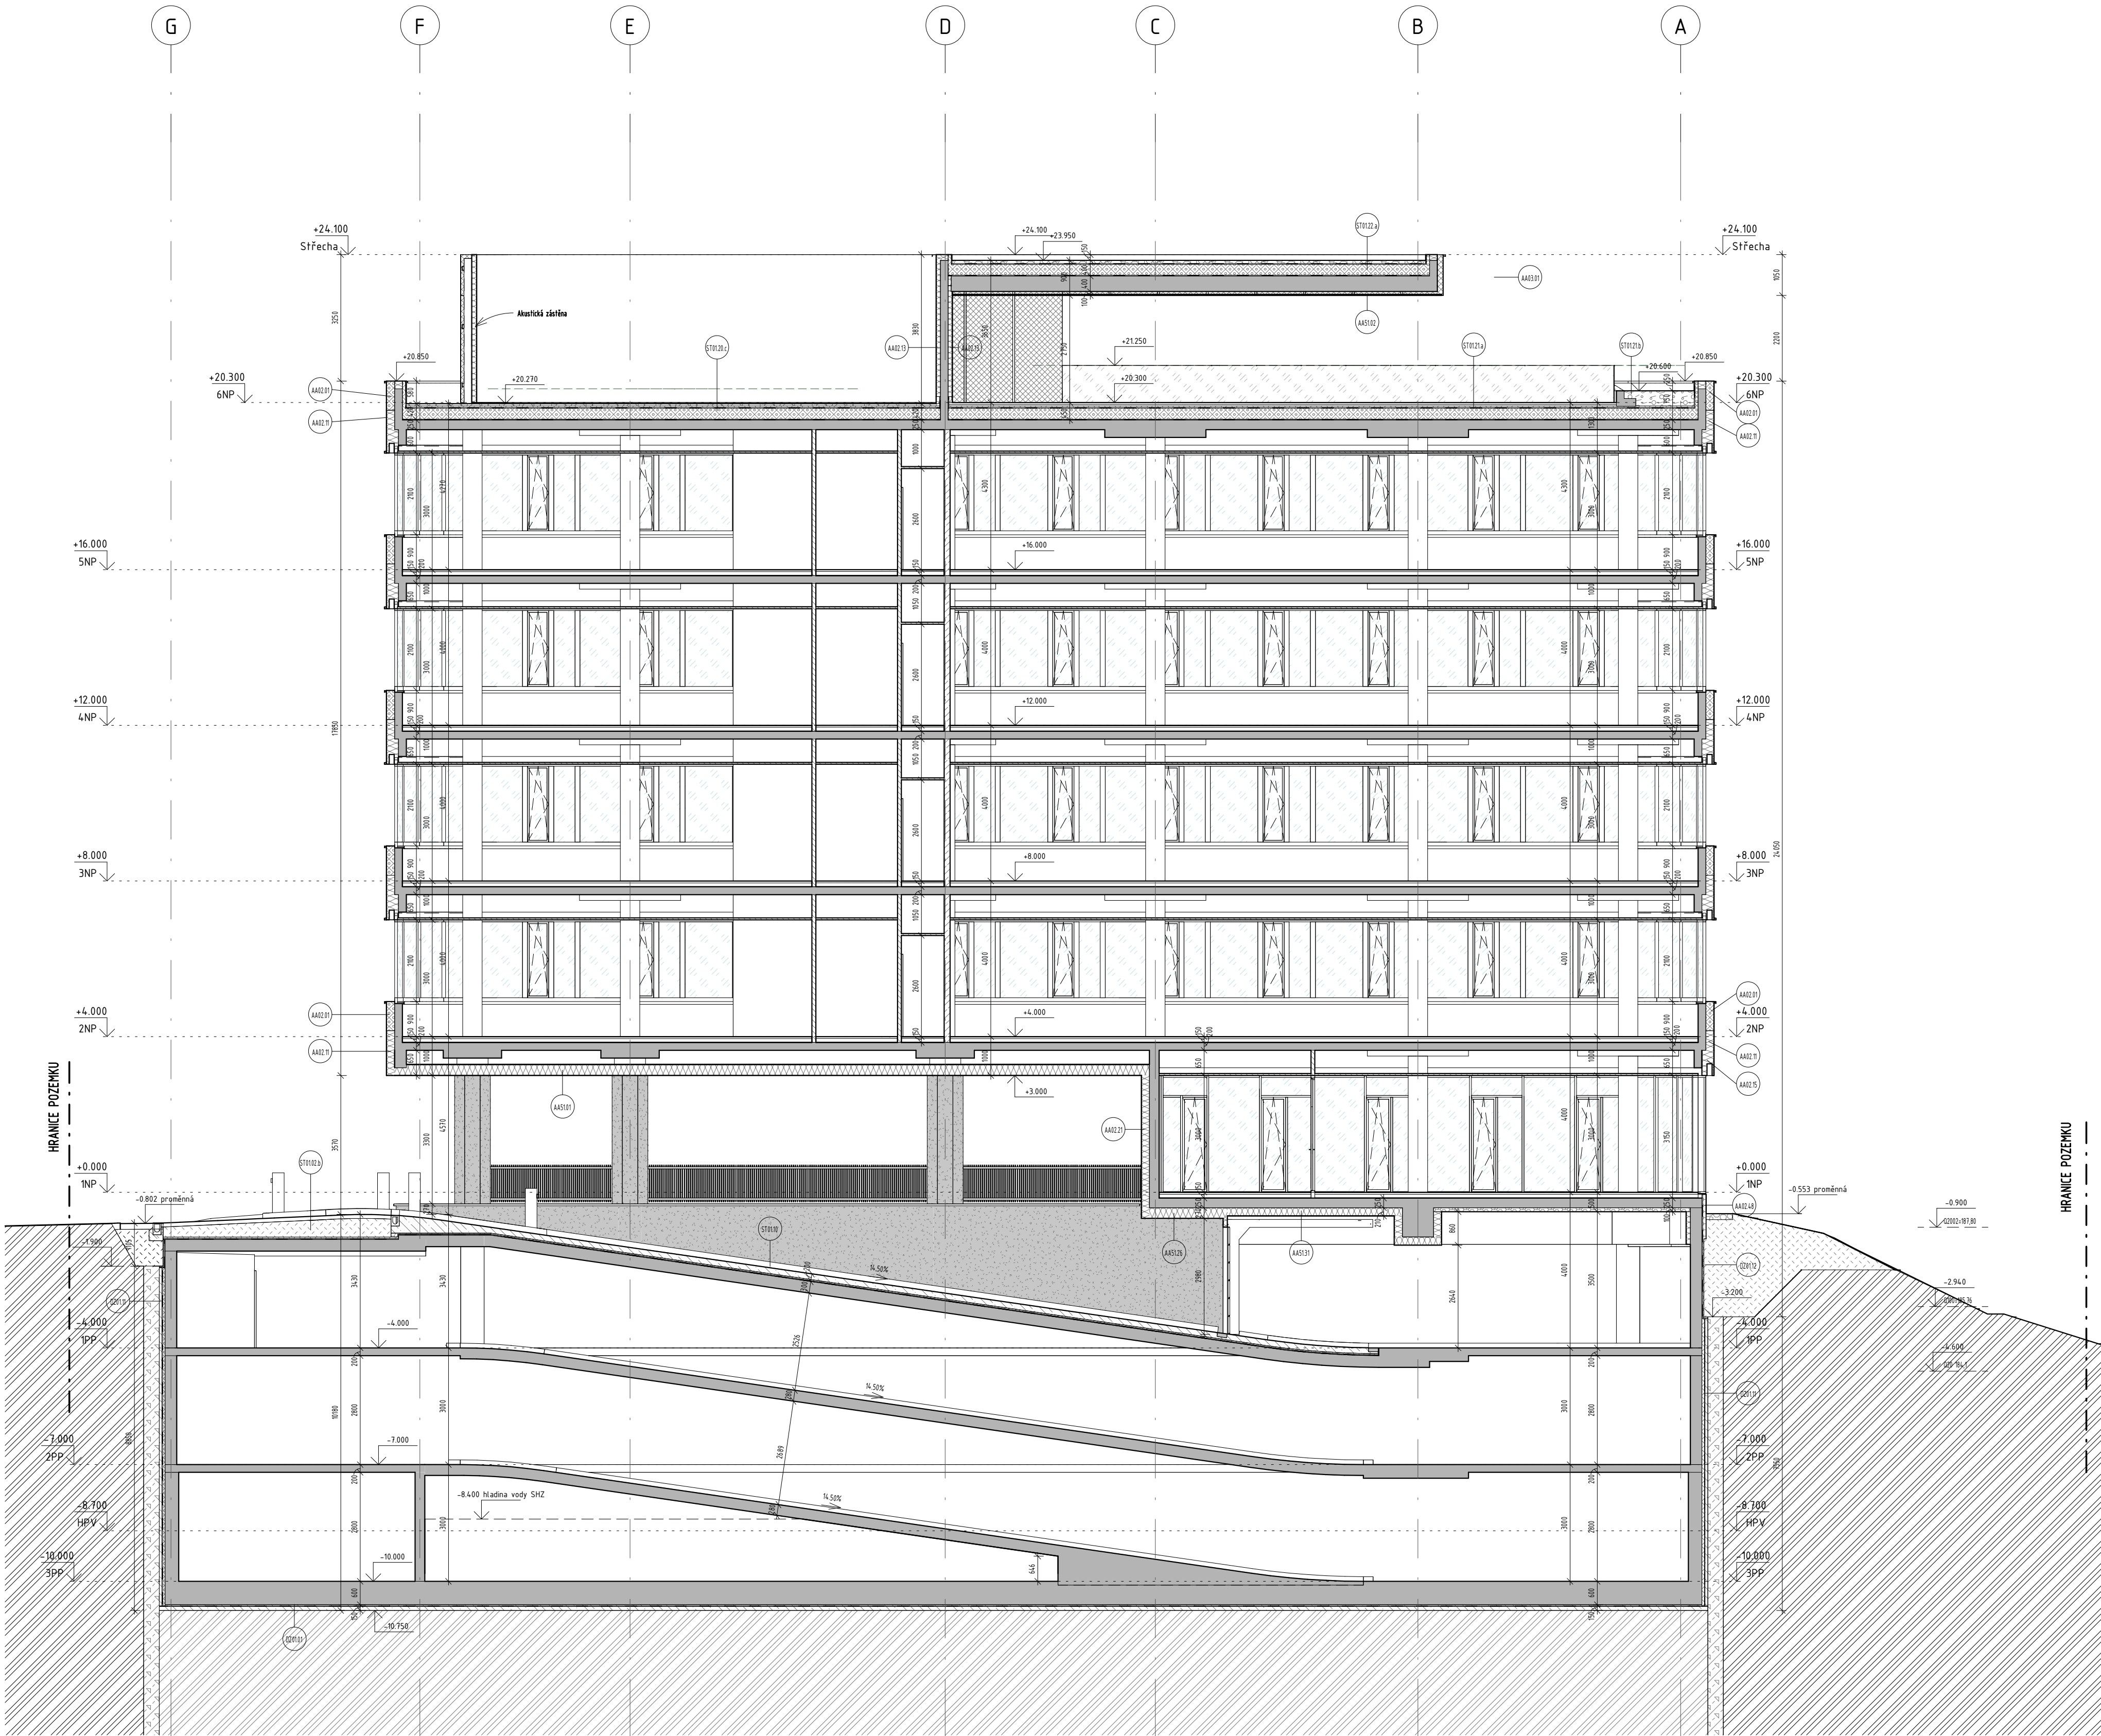

- LEGENDA MATERIÁLŮ
- ŽELEZOBETON - VIZ STATICKÁ ČÁST
 - ZAJIŠTĚNÍ STAVEBNÍ JÁMY
 - BETONOVÉ TVÁRNICE TRESK P15, REŽNÉ, NA MALTU M10
 - ZDIVO POROTHERM 24 (P10), NA MALTU M10
 - ZDIVO POROTHERM AKU 19 (P10), NA MALTU M10
 - PŘÍČKY SDK
 - PROTIPOŽÁRNÍ PŘÍČKY SDK
 - AKUSTICKÉ PŘÍČKY SDK
 - BEZPEČNOSTNÍ PŘÍČKY SDK
 - BETON PROSTÝ
 - TEPELNÁ IZOLACE - EPS
 - TEPELNÁ IZOLACE - XPS
 - TEPELNÁ IZOLACE - 3i ISOLET
 - TEPELNÁ IZOLACE - MINERÁLNÍ VLÁKNA
 - ZPĚTNÝ ZÁSYP ZHUTNĚNÝ
 - ROSTLÝ TERÉN
 - ZHUTNĚNÝ ŠTĚRKOPÍSKOVÝ POLŠTÁŘ FR. 16-32
 - ZAHRADNÍ SUBSTRÁT V ŘEZU / POHLEDU
 - POROROŠTY
 - DLAŽBA V POHLEDU
 - ČISTIČÍ ZÓNA

INDEX	ZMĚNA	JMÉNO	DATUM

STAVBA		
OFFICE CENTER VLTAVA		
STUPEŇ		
DOKUMENTACE PRO VYDÁNÍ SPOLEČNÉHO POVOLENÍ		
RAZÍTKO		
PARE		
katastrální území Holešovice, obec Praha ±0,000 = 188,700 m n. m. Bpv, S-JTSK		
INVESTOR	Office center Vltava a.s. Havlíčkova 1030/1 110 00 Praha 1	ING. ARCH. LUDĚK HRUŠKA ING. TOMÁŠ AMORT
HLAVNÍ PROJEKTANT, HIP, KOORDINACE	m3m s.r.o. Korunovační 982/27 170 00 Praha 7	ING. MICHAL POKORNÝ ING. PETR FRANZE
HLAVNÍ ARCHITEKT	m4 architekti s.r.o. Dejvická 306/9 160 00 Praha 6	ING. ARCH. MATYÁŠ SEDLÁK ING. ARCH. VIKTOR ŠMIDBERGER
ČÁST PROJEKTU		
ARCHITEKTONICKO-STAVEBNÍ ČÁST		
ZPRACOVATEL ČÁSTI	m3m s.r.o. Korunovační 982/27 170 00 Praha 7	ING. MICHAL POKORNÝ ING. PETR FRANZE


NÁZEV PŘÍLOHY		
Řez E-E'		
VYPRACOVAL Ing. Petr Franze, Ing. Michal Nastoupil	KONTROLOVAL Ing. Michal Pokorný	DATUM 12/2022
FORMÁT 840 x 594 mm	MĚŘÍTKO 1 : 100	REVIZE
STAVEBNÍ OBJEKT SO.01	KÓD ČÁSTI D.1.1.AST	ČÍSLO DOKUMENTU - VÝKRESU OCV_D.1.1.AST_DURSP_305
		INDEX A

LEGENDA POHLEDU

- 01 HLINÍKOVÝ FASÁDNÍ SYSTÉM S VIDITELNÝM RASTREM, S VKLÁDANÝM OTVÍRÁVÝM KŘÍDLY - BARVA ČERNOSĚDÁ
02 HLINÍKOVÝ OKENNÍ SYSTÉM, S VKLÁDANÝM OTVÍRÁVÝM OKNY - BARVA ČERNOSĚDÁ
03 KONTAKTNÍ ZATEPLENÁ STĚNA - OMÍTKA - VELMÍ SVĚTLÉ ŠEDÁ
03a KONTAKTNÍ ZATEPLENÁ STĚNA - OMÍTKA - BARVA ČERNOSĚDÁ
04 VĚTRANÁ ZATEPLENÁ FASÁDA S POHLEDOVOU VRSTVOU - HLINÍKOVÉ KOMPOZITNÍ PANELE - ČERNOSĚDÁ
05 DVEŘE S VNĚJŠÍM OKLADEM - HLINÍKOVÉ KOMPOZITNÍ PANELE - ČERNOSĚDÁ
06 VENKOVNÍ VZT ŽALUZIE - ČERNOSĚDÁ
06a VENKOVNÍ VZT ŽALUZIE - VELMÍ SVĚTLÉ ŠEDÁ
07 INFORMAČNÍ PILON
08 MARKÝZA NAD VSTUPEM - ČERNOSĚDÁ
09 OKENNÍ PARAPET - PLECH, BARVA DLE OKEN
10 OKLAD NADPRAŽÍ OKEN - PLECH, BARVA DLE OKEN
11 SKLENĚNÉ ZÁBRADLÍ
12 STŘEŠNÍ ZÁSTĚNA TECHNOLOGIE - PERFOROVANÝ PLECH - BARVA VELMÍ SVĚTLÉ ŠEDÁ
13 ZÁBRADLÍ Z OCELOVÝCH PROFILŮ - BARVA ČERNOSĚDÁ
14 LOGO BUDOVY / NÁJEMCE

LEGENDA MATERIÁLŮ

- ŽELEZOBETON - VIZ. STATICKÁ ČÁST
ZAJIŠTĚNÍ STAVEBNÍ JÁMY
BETONOVÉ TVÁRNICE TRESK P15, REŽNÉ, NA MALTU M10
ZDVO POROTHERM 24 (P10), NA MALTU M 10
ZDVO POROTHERM AKU 19 (P10), NA MALTU M 10
PŘÍČKY SDK
PROTIPÓŽÁRNÍ PŘÍČKY SDK
AKUSTICKÉ PŘÍČKY SDK
BEZPEČNOSTNÍ PŘÍČKY SDK
BETON PROSTÝ
TEPELNÁ IZOLACE - EPS
TEPELNÁ IZOLACE - XPS
TEPELNÁ IZOLACE - 3i ISOLET
TEPELNÁ IZOLACE - MINERÁLNÍ VLÁKNA
ZPĚTNÝ ZÁŠYP ZHUTNĚNÝ
ROSTLÝ TERÉN
ZHUTNĚNÝ ŠTĚNKOPÍSKOVÝ POLŠTÁŘ FR. 16-32
ZAHRADNÍ SUBSTRÁT V ŘEZU / POHLEDU
POROROSTY
DLÁŽBA V POHLEDU
ČISTIČ ZÓNA

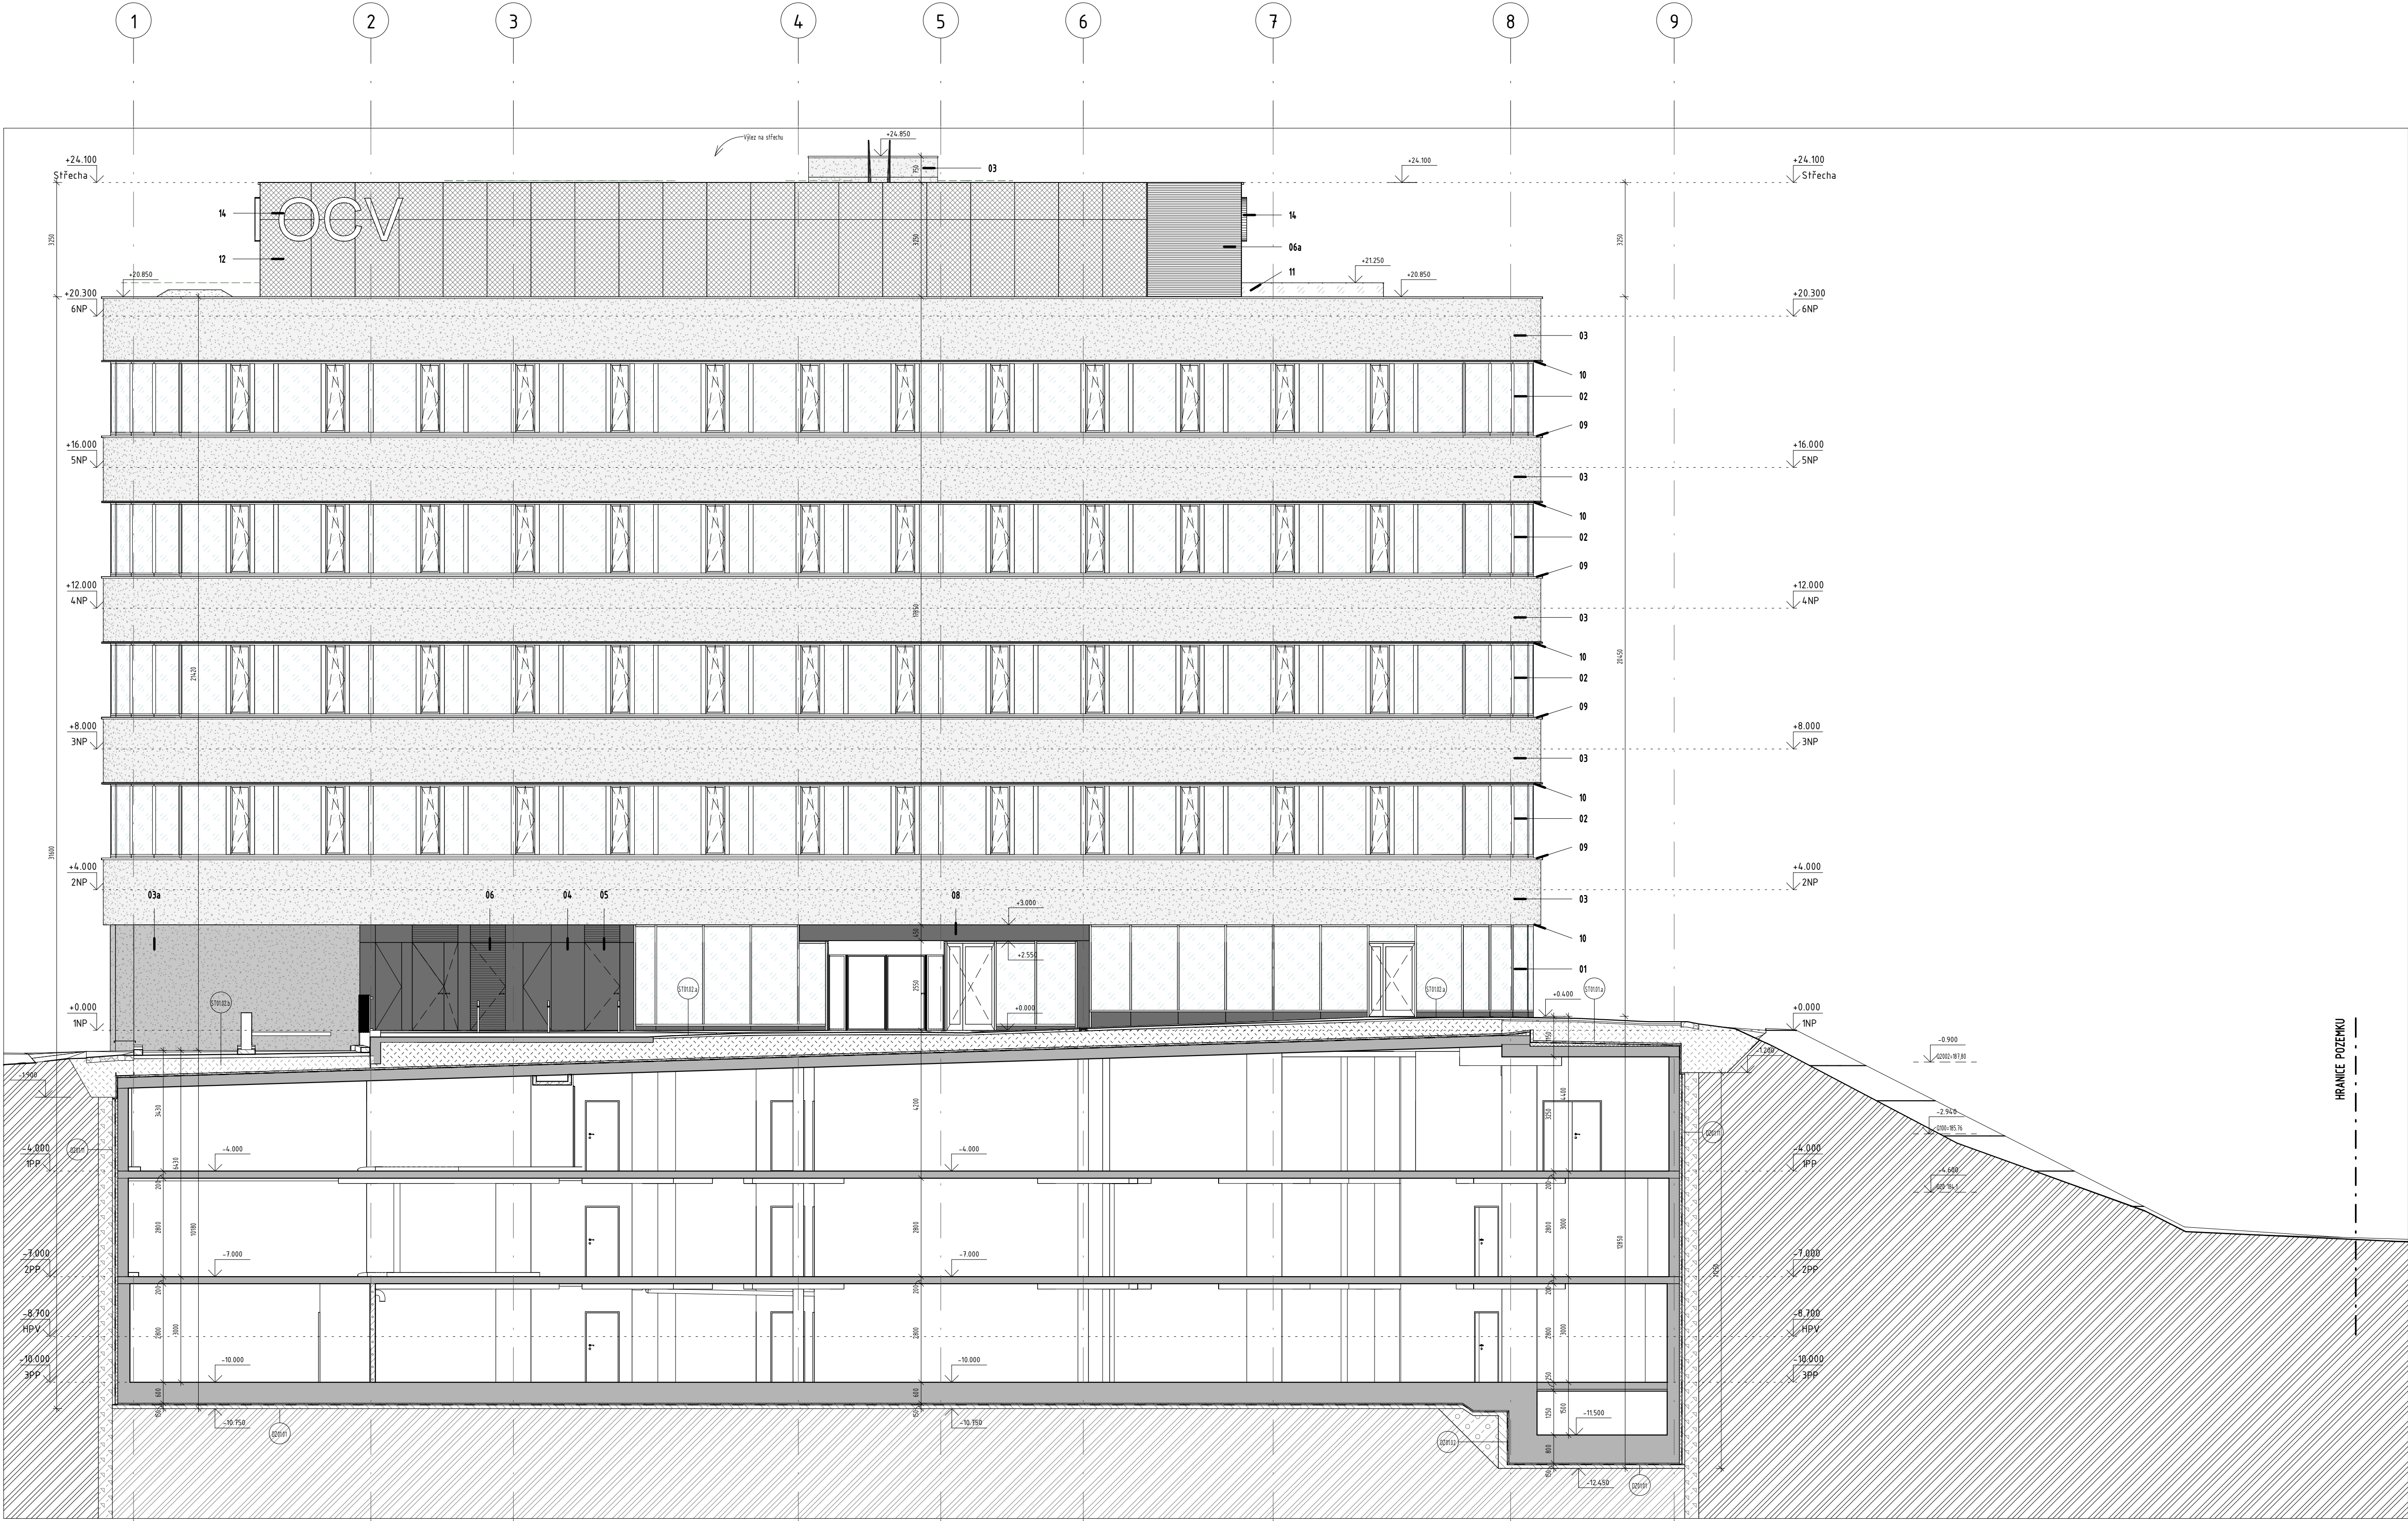

INDEX	ZMĚNA	JMÉNO	DATUM

STAVBA	OFFICE CENTER VLTAVA
--------	----------------------

STUPĚN	DOKUMENTACE PRO VYDÁNÍ SPOLEČNÉHO POVOLENÍ
--------	--

RAZÍTKO	PARE
---------	------


katastrální území Holešovice, obec Praha ±0,000 = 188,700 m n. m. Bpv, S-JTSK
--

INVESTOR	Office center Vltava a.s. Havlickova 1030/1 110 00 Praha 1	ING. ARCH. LUDĚK HRUŠKA ING. TOMÁŠ AMORT
HLAVNÍ PROJEKTANT, HIP, KOORDINACE	m3m s.r.o. Korunovační 982/27 170 00 Praha 7	ING. MICHAL POKORNÝ ING. PETR FRANZE
HLAVNÍ ARCHITEKT	m4 architekti s.r.o. Dejvická 308/9 160 00 Praha 6	ING. ARCH. MATYÁŠ SEDLÁK ING. ARCH. VIKTOR SMIDBERGER

ČÁST PROJEKTU	ARCHITEKTONICKO-STAVEBNÍ ČÁST
---------------	-------------------------------

ZPRACOVATEL ČÁSTI	m3m s.r.o. Korunovační 982/27 170 00 Praha 7	ING. MICHAL POKORNÝ ING. PETR FRANZE
-------------------	--	---

NÁZEV PŘELOHY			Řez A-A'
VYPRACOVAL	Ing. Petr Franze, Ing. Michal Nastoupil	KONTROLOVAL	Ing. Michal Pokorný
FORMÁT	930 x 594 mm	MĚŘÍTKO	1 : 100
STAVEBNÍ OBJEKT	SO.01	ČÍSLO DOKUMENTU - VÝKRESU	OCV_D.1.1.AST_DURSP_301
KÓD ČÁSTI	D.1.1.AST	DATUM	12/2022
		REVIZE	
		INDEX	A

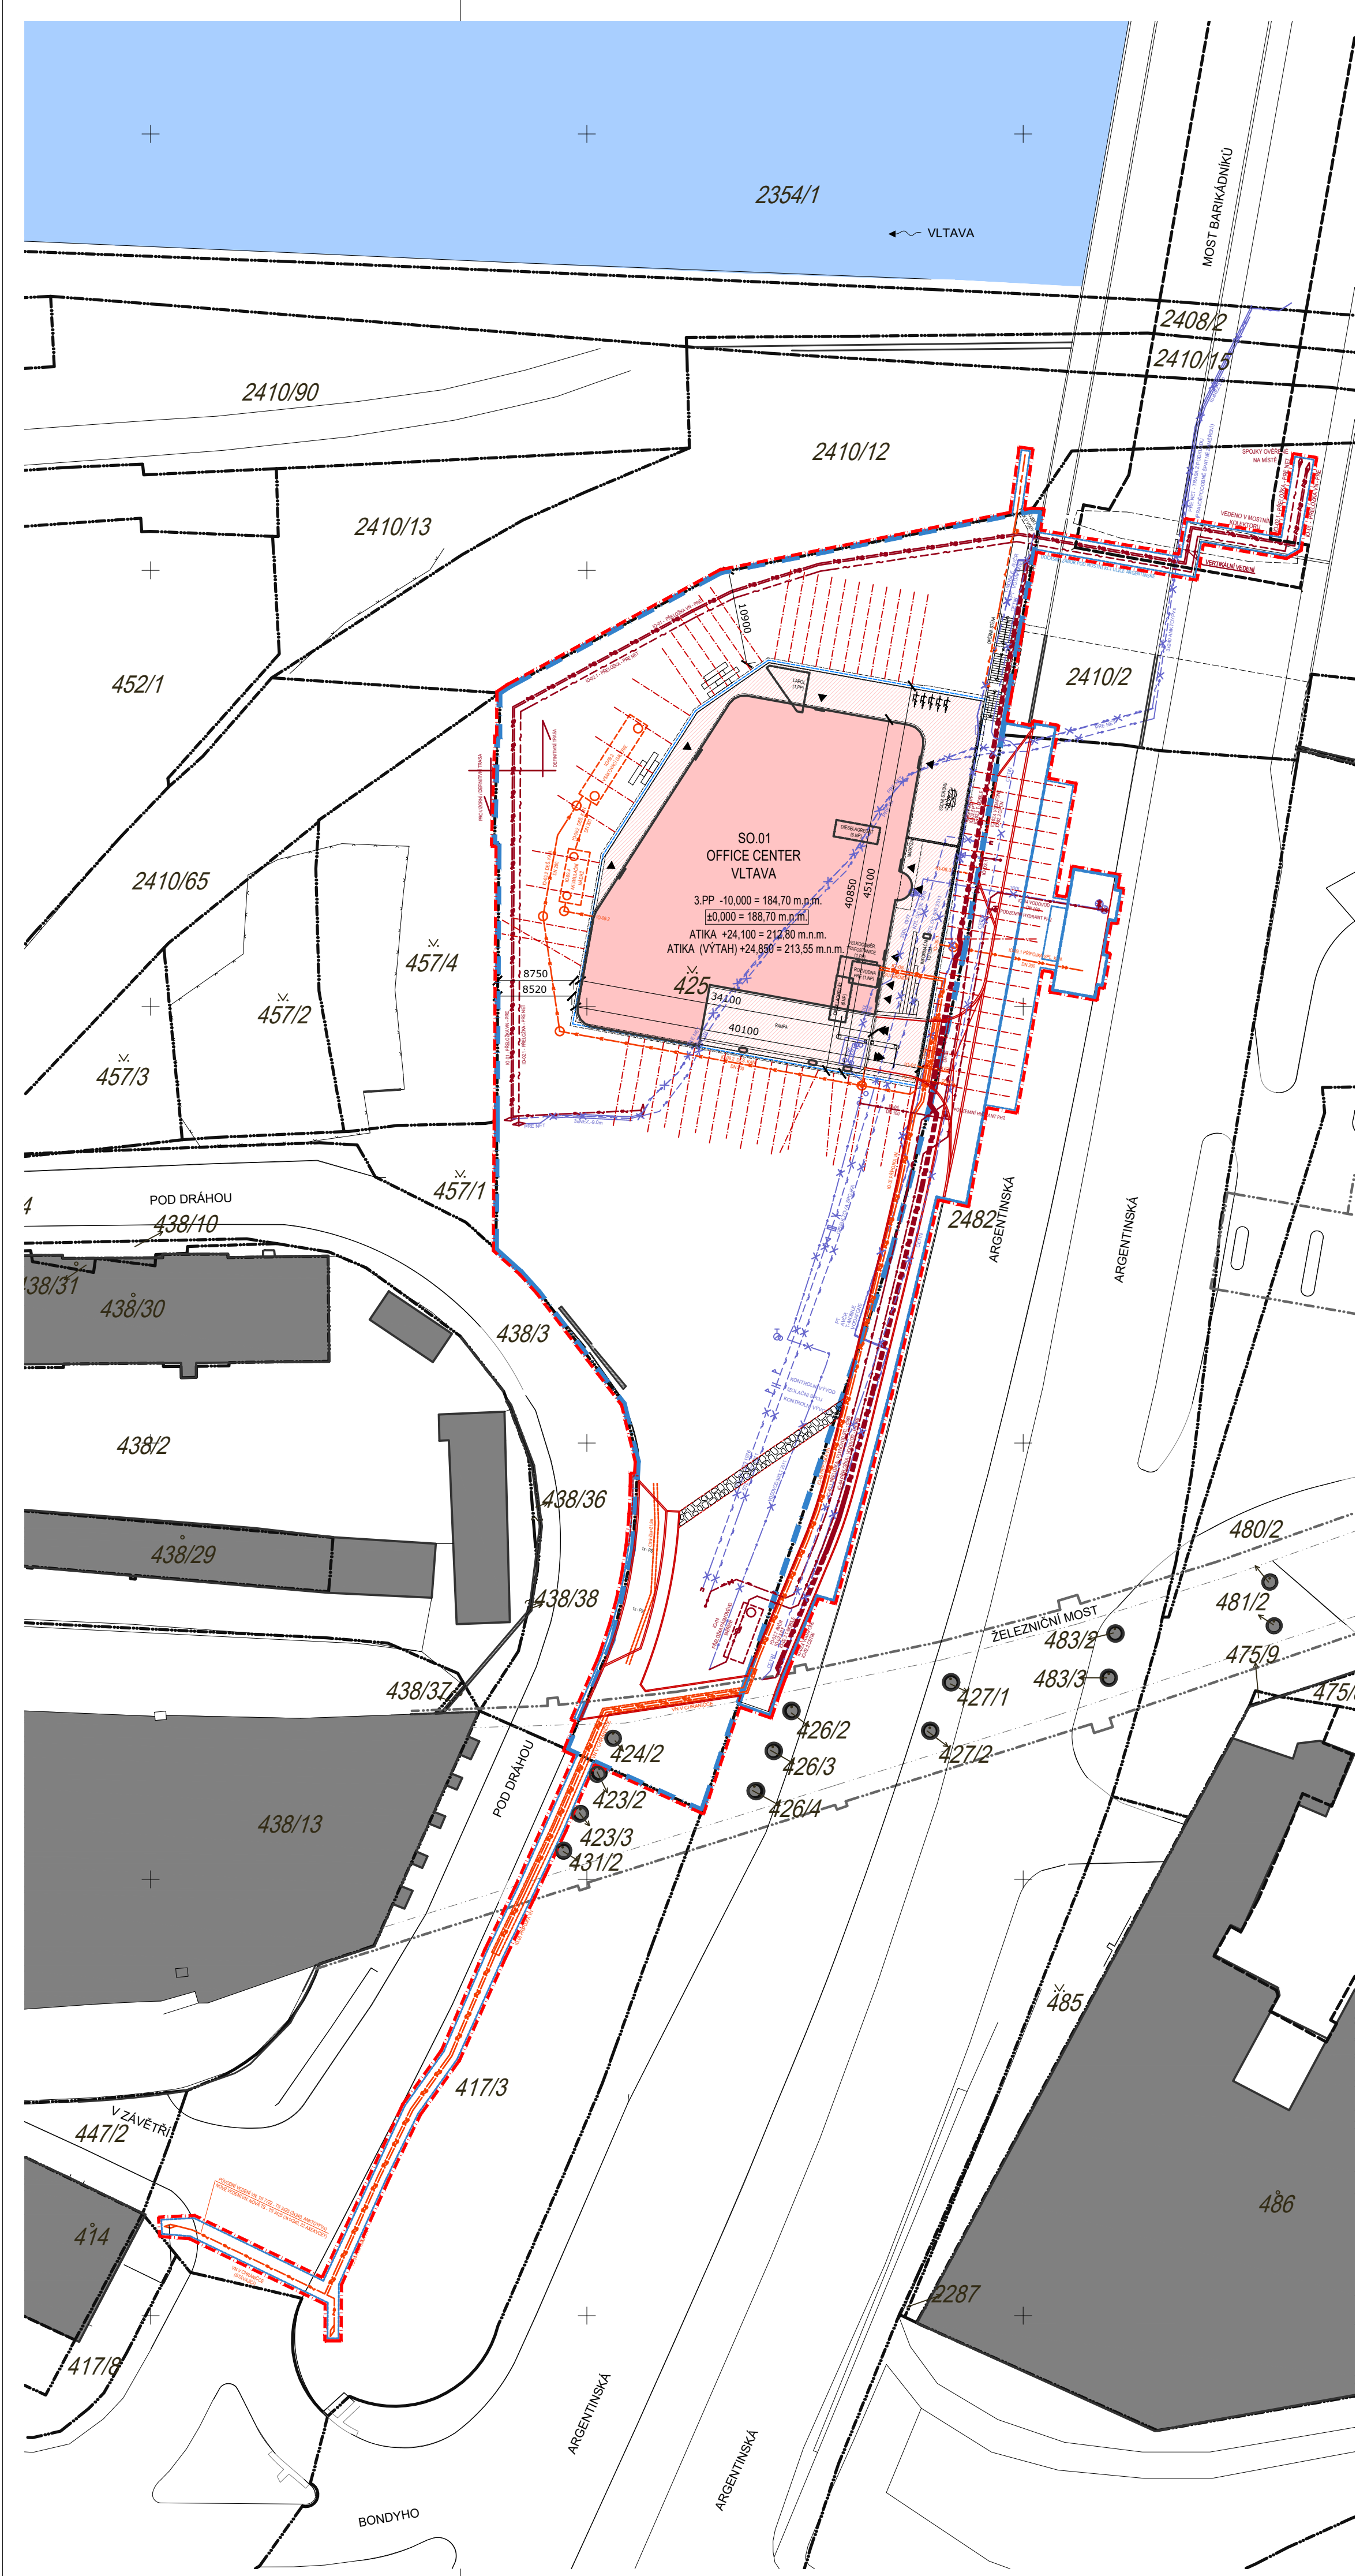

LEGENDA :

HRANICE:

INFORMATIVNÍ ZÁKRES HRANIC PARCEL DLE KATASTRU NEMOVITOSTÍ:

HRANICE PARCEL DKM

VNITŘNÍ KRESBA DKM

4336/1

PARCELNÍ ČÍSLA

HRANICE POZEMKŮ INVESTORA

HRANICE ŘEŠENÉHO ÚZEMÍ

HRANICE TRVALÉHO ZÁBORU NA CIZÍM POZEMKU

HRANICE DOČASNÉHO ZÁBORU

NOVÉ NAVRHOVANÉ INŽENÝRSKÉ SÍTĚ

PŘIPOJKA – KANALIZACE SPLAŠKOVÁ

PŘIPOJKA – KANALIZACE DEŠŤOVÁ

PŘIPOJKA – VODOVOD

PŘIPOJKA – STL PLYNOVOD

PŘIPOJKA – VN

TECHNOLOGIE HL. M. PRAHY – KABELOVÉ VEDENÍ – VO

LAMPA VO

CHRÁNIČKA

OBJEKTY:

STÁVAJÍCÍ OBJEKTY OKOLNÍ

NAVRHOVANÁ BUDOVA – NADZEMNÍ ČÁST

NAVRHOVANÁ BUDOVA – PODZEMNÍ ČÁST

HRANICE ZAJIŠTĚNÍ STAVEBNÍ JÁMY

ZSJ – KOTVY

RUŠENÉ INŽENÝRSKÉ SÍTĚ

PRE – VN

PRE – SĐELOVACÍ VEDENÍ (METALICKÉ)

CETIN – SĐELOVACÍ VEDENÍ (METALICKÉ)

T-MOBILE – SĐELOVACÍ VEDENÍ (OPTICKÉ)

VODAFONE – SĐELOVACÍ VEDENÍ (OPTICKÉ)

PRAŽSKÁ TEPLÁRENSKÁ – SĐELOVACÍ VEDENÍ (OPTICKÉ)

AVČR – SĐELOVACÍ VEDENÍ (OPTICKÉ)

PRAŽSKÁ PLYNÁRENSKÁ – STL

PRAŽSKÁ PLYNÁRENSKÁ – NTL

PRAŽSKÉ VOD. A KAN. – VODOVOD

NAVRHOVANÉ INŽENÝRSKÉ SÍTĚ:

PŘELOŽKY STÁVAJÍCÍCH SÍTÍ

PRE – VN

PRE – KABELOVÁ SPOJKA

PRE – SĐELOVACÍ VEDENÍ (METALICKÉ)

CETIN – SĐELOVACÍ KABELY (METALICKÉ)

T-MOBILE – SĐELOVACÍ KABELY (OPTICKÉ)

VODAFONE – SĐELOVACÍ KABELY (OPTICKÉ)

PRAŽSKÁ TEPLÁRENSKÁ – SĐELOVACÍ KABELY (OPTICKÉ)

AVČR – SĐELOVACÍ VEDENÍ (OPTICKÉ)

CHRÁNIČKA

PRAŽSKÁ PLYNÁRENSKÁ – STL

VODOVOD

INDEX	ZMĚNA	JMÉNO	DATUM

STAVBA

OFFICE CENTER VLTAVA

STUPEŇ

DOKUMENTACE PRO VYDÁNÍ SPOLEČNÉHO POVOLENÍ

RAZITKO

PARE

katastrální území Holešovice, obec Praha
±0,000 = 188,700 m n. m. BpV, S-JTSK

INVESTOR	Office Center Vltava a.s. Havlíčkova 1030/1 110 00 Praha 1	ING. ARCH. LUDĚK HRUŠKA ING. TOMÁŠ AMORT
HLAVNÍ PROJEKTANT, HIP, KOORDINACE	m3m s.r.o. Korunovační 982/27 170 00 Praha 7	ING. MICHAL POKORNÝ ING. PETR FRANZE ING. ARCH. DOMINIK PETKO
HLAVNÍ ARCHITEKT	m4 architekti s.r.o. Dejvická 306/9 160 00 Praha 6	ING. ARCH. MATYÁŠ SEDLÁK ING. ARCH. VIKTOR ŠMIDBERGER

ČÁST PROJEKTU

SITUAČNÍ VÝKRESY

ZPRACOVATEL ČÁSTI	m3m s.r.o. Korunovační 982/27 170 00 Praha 7	ING. MICHAL POKORNÝ ING. PETR FRANZE ING. ARCH. DOMINIK PETKO
-------------------	--	---

NAZEV PŘÍLOHY

KATASTRÁLNÍ SITUAČNÍ VÝKRES - NÁVRH

VYPRACOVAL	KONTROLOVAL	DATUM
Ing. Michal Pokorný	Ing. Michal Pokorný	12/2022
FORMÁT	MĚŘÍTKO	REVIZE
594x525	1 : 500	-
STAVEBNÍ OBJEKT	KÓD ČÁSTI	ČÍSLO DOKUMENTU - VÝKRESU
-	C	OCV_C_DURSP_C.2.2
		INDEX
		A


DOČASNÉ VYPUSTENÍ ZE
STAVEBNÍ JAMY


A

VNa OPTIKA
PREdisobrance
pool mesen!
kei.

RUSENE KABELY
PREdistribuce

VLASTNICTVÍ, MČ PRAHA 7

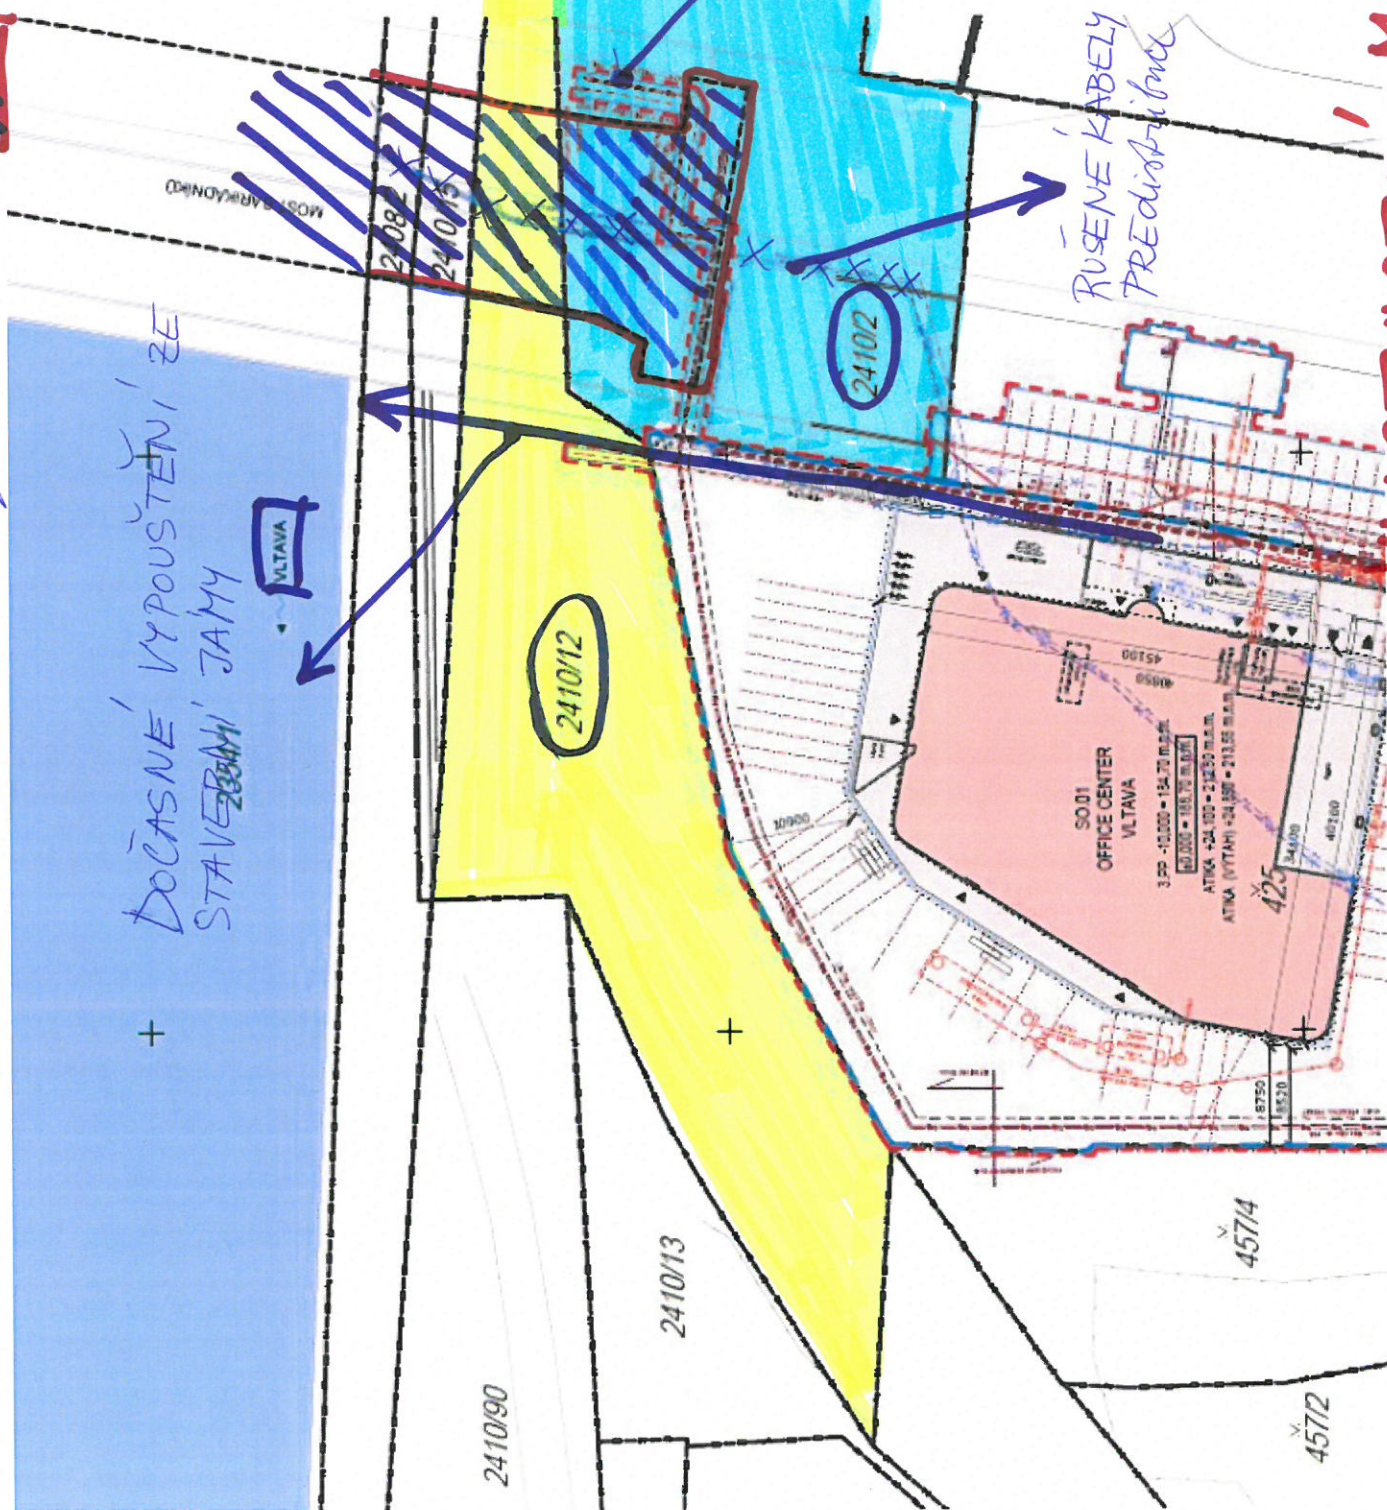

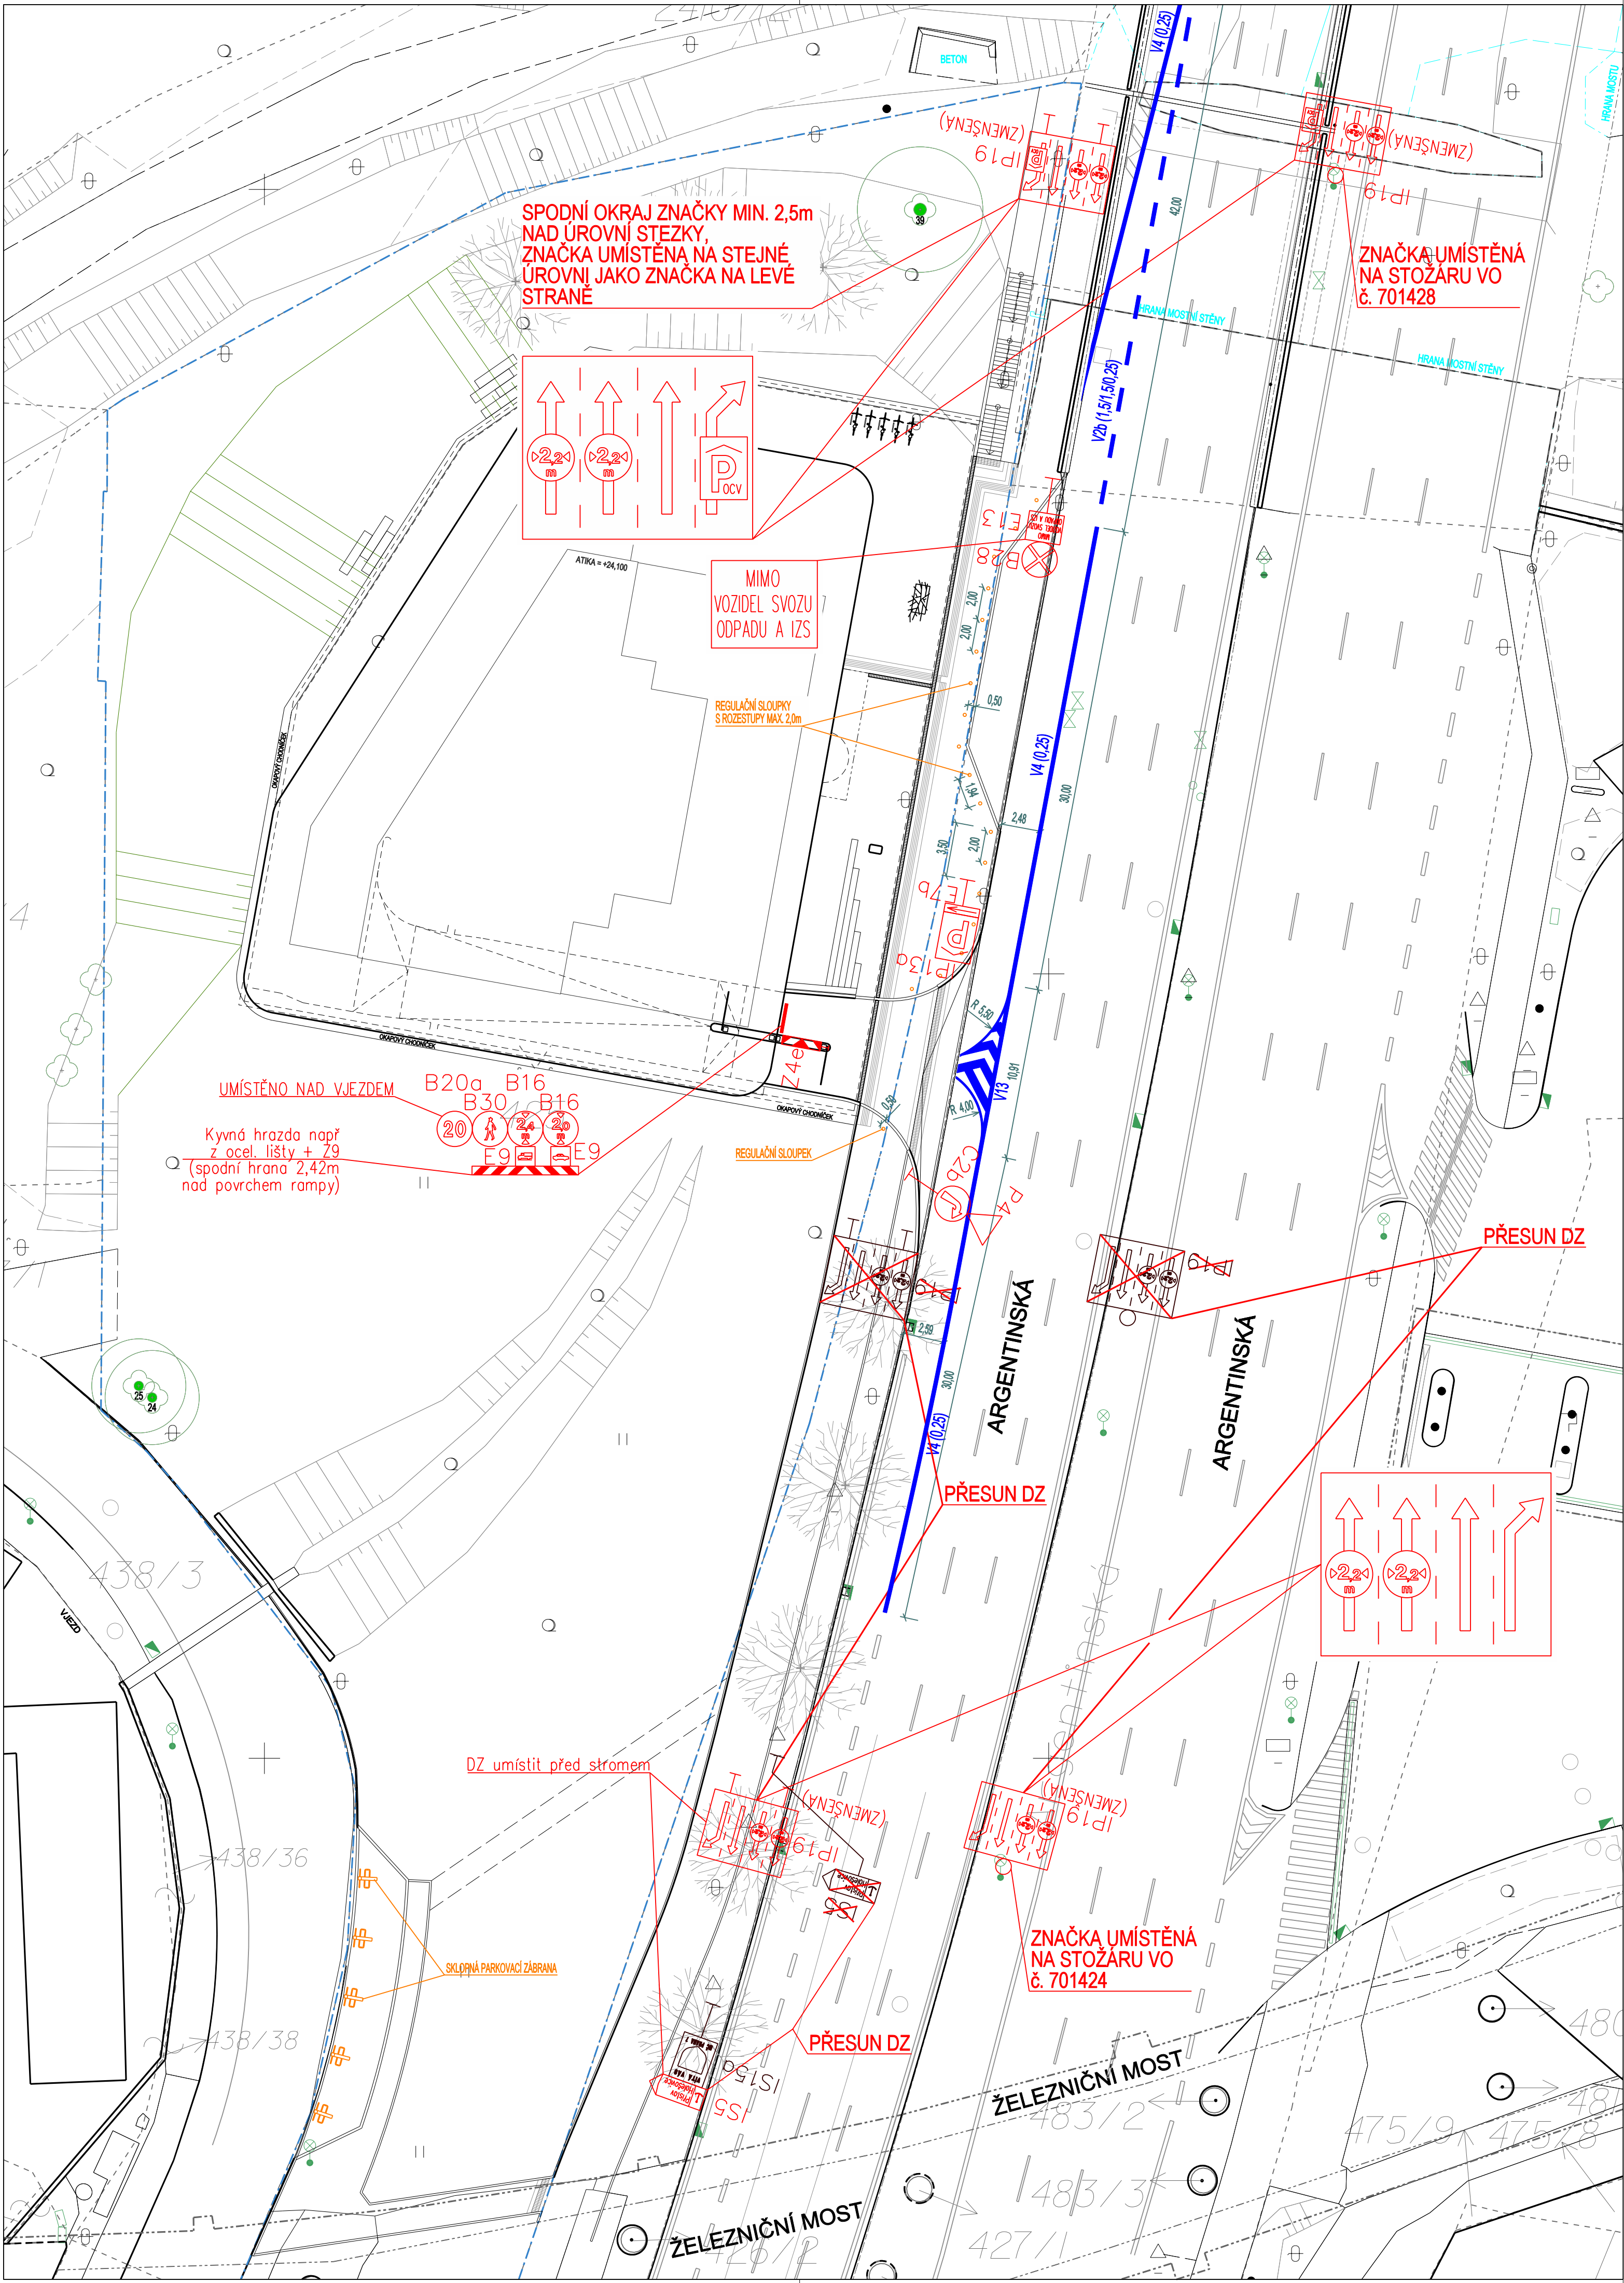

LEGENDA:	
	SVISLÉ DOPRAVNÍ ZNAČENÍ - NÁVRH
	SVISLÉ DOPRAVNÍ ZNAČENÍ - STAV
	SVISLÉ DOPRAVNÍ ZNAČENÍ - RUŠENÉ
	VODOROVNÉ DOPRAVNÍ ZNAČENÍ - NÁVRH
	VODOROVNÉ DOPRAVNÍ ZNAČENÍ - STAV

INDEX	ZMĚNA	JMÉNO	DATUM

STAVBA	OFFICE CENTER VLTAVA
--------	----------------------

STUPEŇ	DOKUMENTACE PRO VYDÁNÍ SPOLEČNÉHO POVOLENÍ
--------	--

RAZÍTKO	PARE
---------	------

katastrální území Holešovice, obec Praha ±0,000 = 188,700 m n. m. Bpv, S-JTSK
--


INVESTOR	Office center Vltava s.r.o. Havlíčkova 1030/1 110 00 Praha 1	ING. ARCH. LUDĚK HRUŠKA ING. TOMÁŠ AMORT
HLAVNÍ PROJEKTANT, HIP, KOORDINACE	m3m s.r.o. Konunovačn 982/27 170 00 Praha 7	ING. MICHAL POKORNÝ ING. PETR FRANZE
HLAVNÍ ARCHITEKT	m4 architekti s.r.o. Dejvická 306/9 160 00 Praha 6	ING. ARCH. MATYÁŠ SEDLÁK ING. ARCH. VIKTOR ŠMIDBERGER

ČÁST PROJEKTU	DOPRAVNÍ ŘEŠENÍ A ZPEVNĚNÉ PLOCHY
---------------	-----------------------------------

ZPRACOVATEL ČÁSTI	Ateliér DUA s.r.o. Sádkova 408/30 186 00 Praha 8	ING. PETR ZAJÍC, ING. VÁCLAV MALINA ING. MICHAL PODRUH ING. PETR JAKOVEC, ING. PETR KUČERA
-------------------	--	--

NÁZEV PŘÍLOHY				SITUACE DOPRAVNÍHO ZNAČENÍ	
VYPRACOVAL	Ing. Petr Jakovec	KONTROLOVAL	Ing. Petr Zajíc	DATUM	12/2022
FORMÁT	630 x 594 mm	MĚŘITKO	1:250	REVIZE	
STAVEBNÍ OBJEKT	SO.02	KÓD ČÁSTI	D.2.1.KOM	ČÍSLO DOKUMENTU - VÝKRESU	OCV_D.2.1.KOM_DURSP_104
				INDEX	A

NÁZEV PŘÍLOHY			
VLEČNÉ KŘIVKY			
VYPRACOVAL		KONTROLOVAL	DATUM
Ing. Petr Jakovec		Ing. Petr Zajíc	12/2022
FORMÁT		MĚŘÍTKO	REVIZE
420 x 420 mm		1:250	
STAVEBNÍ OBJEKT	KÓD ČÁSTI	ČÍSLO DOKUMENTU - VÝKRESU	INDEX
SO.02	D.2.1.KOM	OCV_D.2.1.KOM_DURSP_103	A

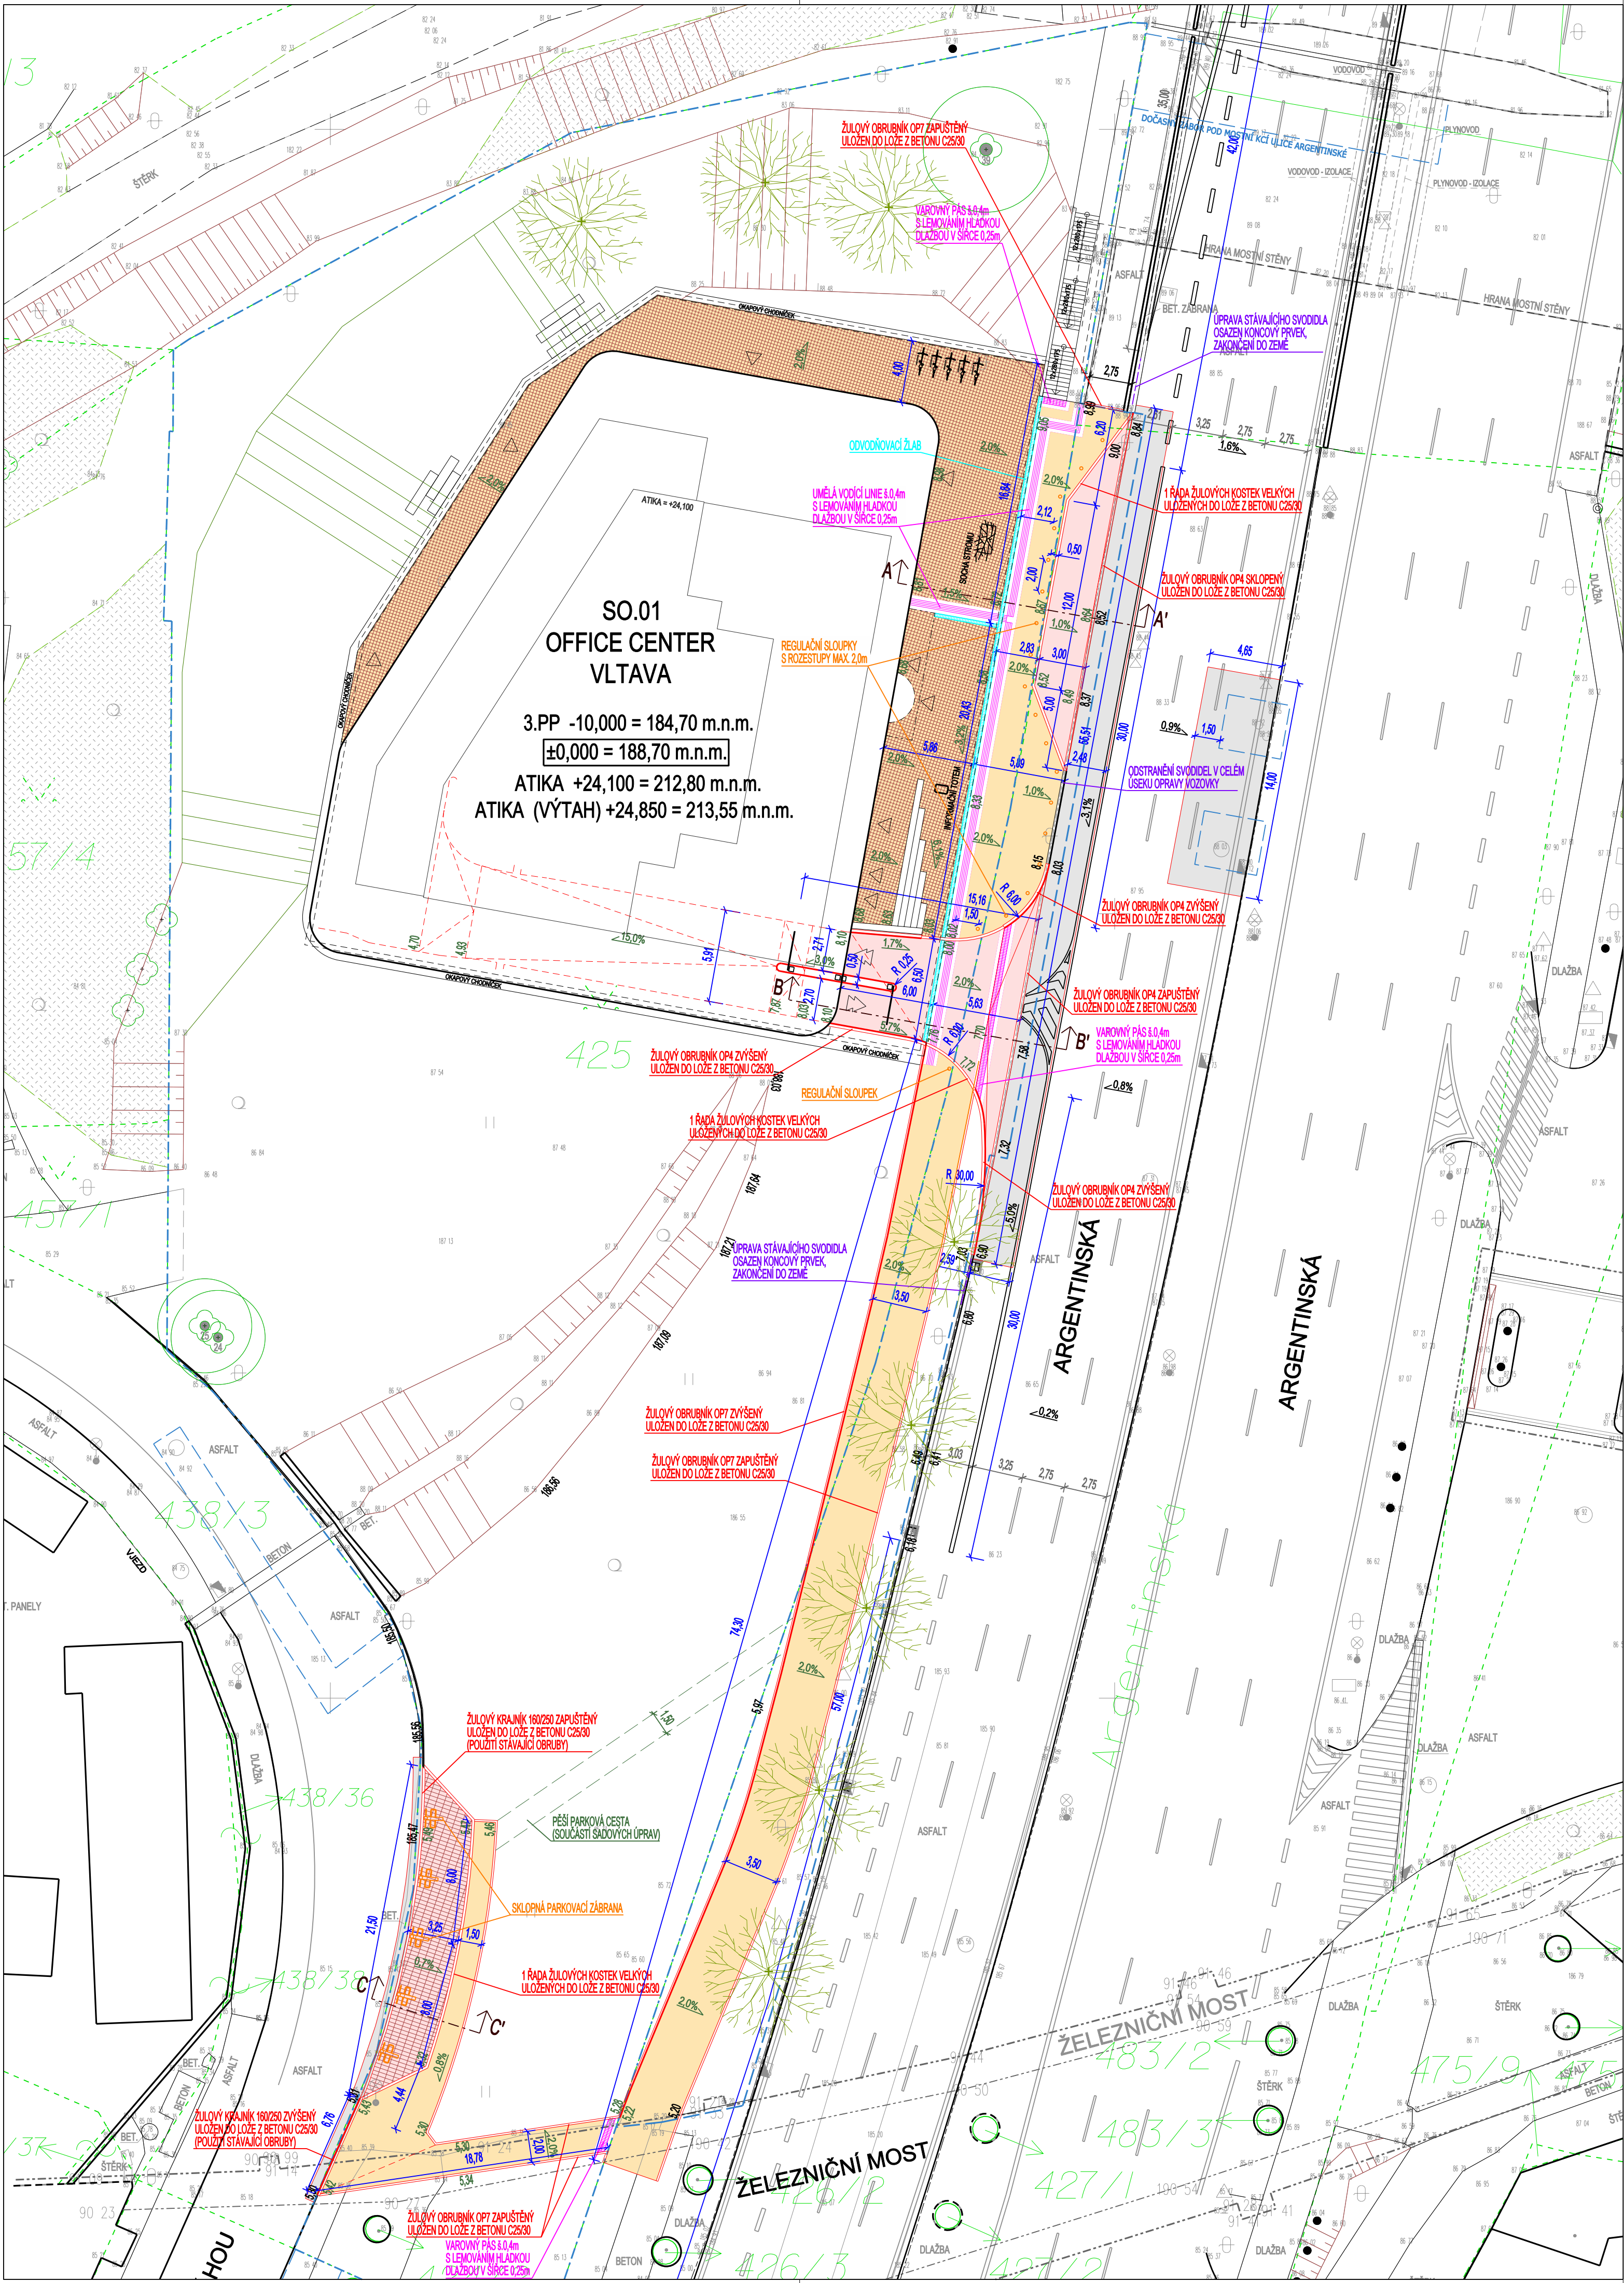

- LEGENDA:
- POJÍŽDĚNÁ KOMUNIKACE, ŽULOVÁ DLAŽBA 100/100/100, ULOŽENA DO VĚJÍŘE
 - POCHOZÍ KOMUNIKACE, VÁPENCOVÁ DLAŽBA 60/60/60
 - POCHOZÍ KOMUNIKACE, ŽULOVÁ DLAŽBA 100/100/60
 - POJÍŽDĚNÁ KOMUNIKACE, OPRAVA ASFALTOVÉ VOZOVKY
 - POJÍŽDĚNÁ KOMUNIKACE, BETONOVÁ DLAŽBA 200/100/80, S DISTANČNÍKY (VSAKOVACÍ)
 - OBRUBY PŘEVÝŠENÉ - NÁVRH
 - OBRUBY ZAPUŠTĚNÉ - NÁVRH
 - OBRUBY - STAV
 - VODOROVNÉ DOPRAVNÍ ZNAČENÍ - NÁVRH
 - VODOROVNÉ DOPRAVNÍ ZNAČENÍ - STAV
 - PRVKY ODVODNĚNÍ
 - ROZVODÍ
 - ÚŽLABÍ
 - DOČASNÝ ZÁBOR

INDEX	ZMĚNA	JMÉNO	DATUM

STAVBA	OFFICE CENTER VLTAVA
--------	----------------------

STUPEŇ	DOKUMENTACE PRO VYDÁNÍ SPOLEČNÉHO POVOLENÍ
--------	--

RAZÍTKO	PARE
---------	------

katastrální území Holešovice, obec Praha ±0,000 = 188,700 m n. m. Bpv, S-JTSK
--

INVESTOR	Office center Vltava s.r.o. Havlíčkova 1030/1 110 00 Praha 1	ING. ARCH. LUDĚK HRUŠKA ING. TOMÁŠ AMORT
HLAVNÍ PROJEKTANT, HIP, KOORDINACE	m3m s.r.o. Kornovačská 982/27 170 00 Praha 7	ING. MICHAL POKORNÝ ING. PETR FRANZE
HLAVNÍ ARCHITEKT	m4 architekti s.r.o. Dejvická 306/9 160 00 Praha 6	ING. ARCH. MATYÁŠ SEDLÁK ING. ARCH. VIKTOR ŠMIDBERGER

ČÁST PROJEKTU	DOPRAVNÍ ŘEŠENÍ A ZPEVNĚNÉ PLOCHY
---------------	-----------------------------------

ZPRACOVATEL ČÁSTI	Ateliér DUA s.r.o. Sádkova 408/30 186 00 Praha 8	ING. PETR ZAJÍC, ING. VÁCLAV MALINA ING. MICHAL PODRUH ING. PETR JAKOVEC, ING. PETR KUČERA
-------------------	--	--

NÁZEV PŘÍLOHY		DOPRAVNÍ SITUACE	
VYPRACOVAL Ing. Petr Jakovec		KONTROLOVAL Ing. Petr Zajíc	DATUM 12/2022
FORMÁT 630 x 594 mm		MĚŘÍTKO 1:250	REVIZE
STAVEBNÍ OBJEKT SO.02	KÓD ČÁSTI D.2.1.KOM	ČÍSLO DOKUMENTU - VÝKRESU OCV_D.2.1.KOM_DURSP_101	INDEX A